



第 1 取水井構造図 S=1:50


A-A平面図 S=1/50

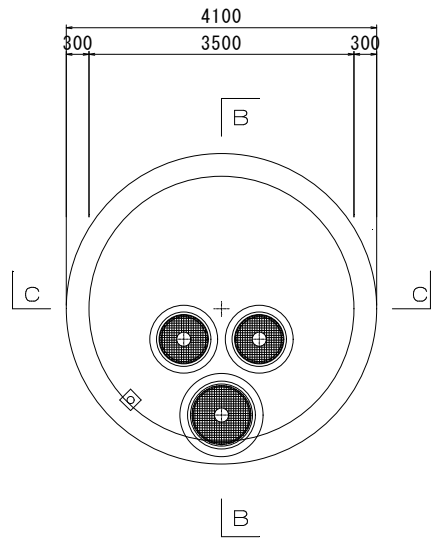


D-D平面図 S=1/50

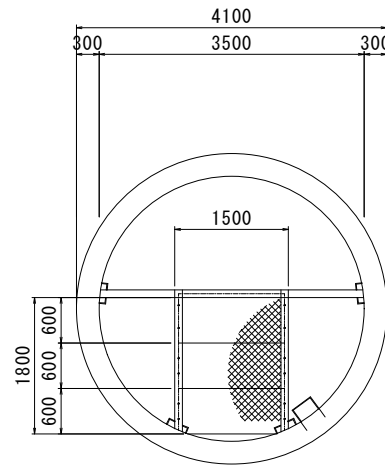

C-C断面図 S=1/50

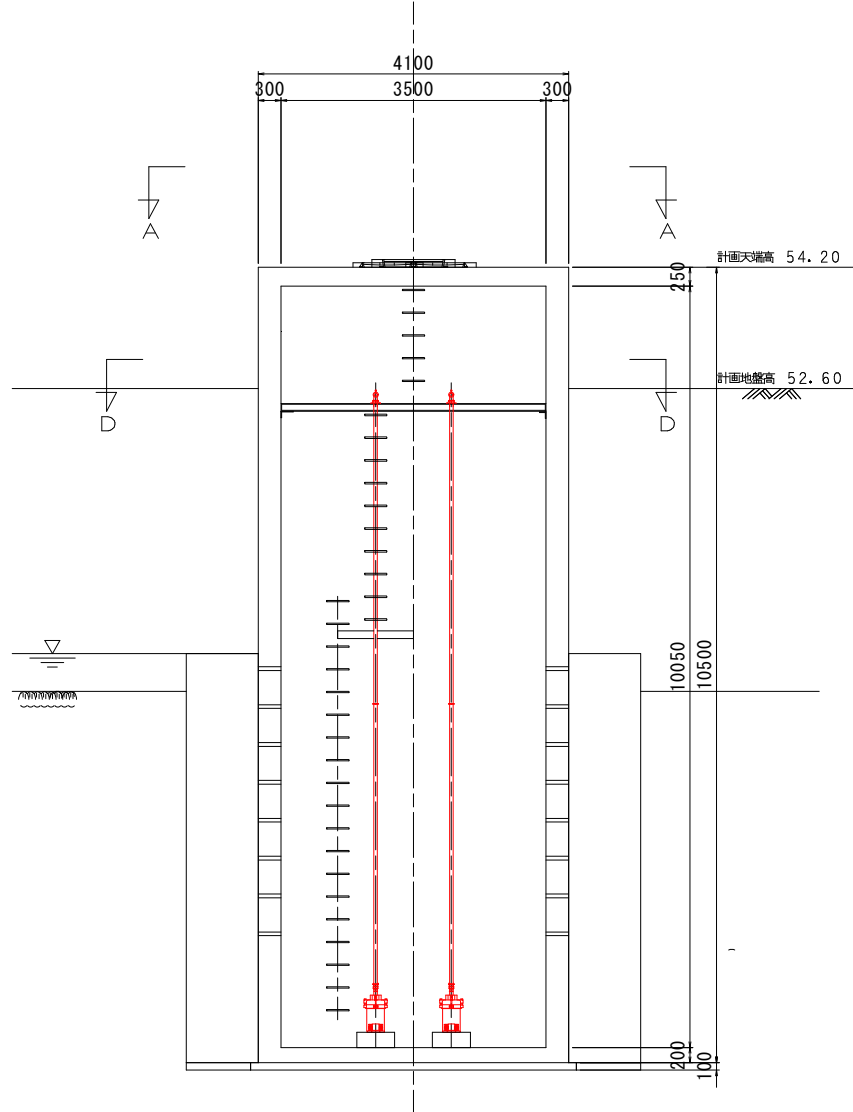


B-B断面図 S=1/50

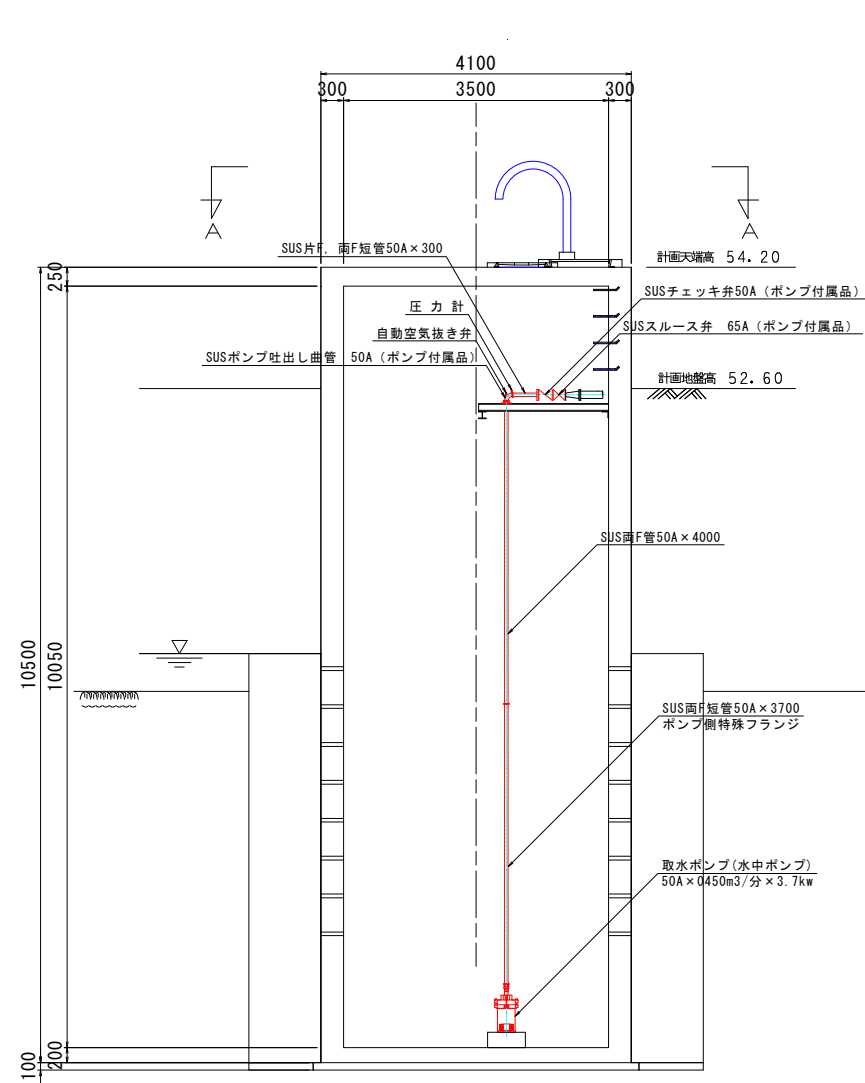


工事名	豊後町工業用水道 仁宇井戸ポンプ設備更新工事		
図面名	第1取水井構造図		
縮尺	1:50		
年月日	図面番号	3 / 7	
事業所名	にぎわい推進課		

第2取水井構造図 S=1:50


A-A平面図 S=1/50

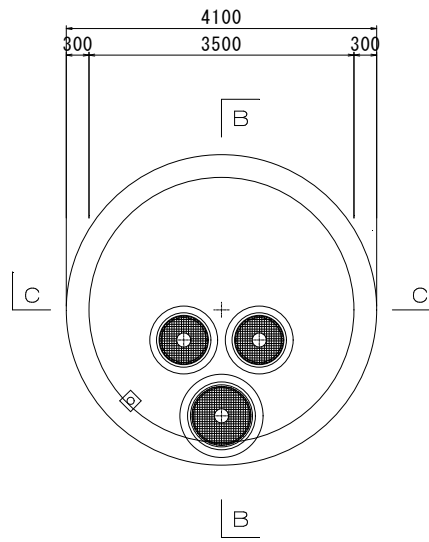


D-D平面図 S=1/50

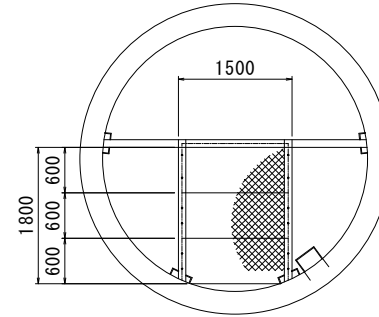

C-C断面図 S=1/50

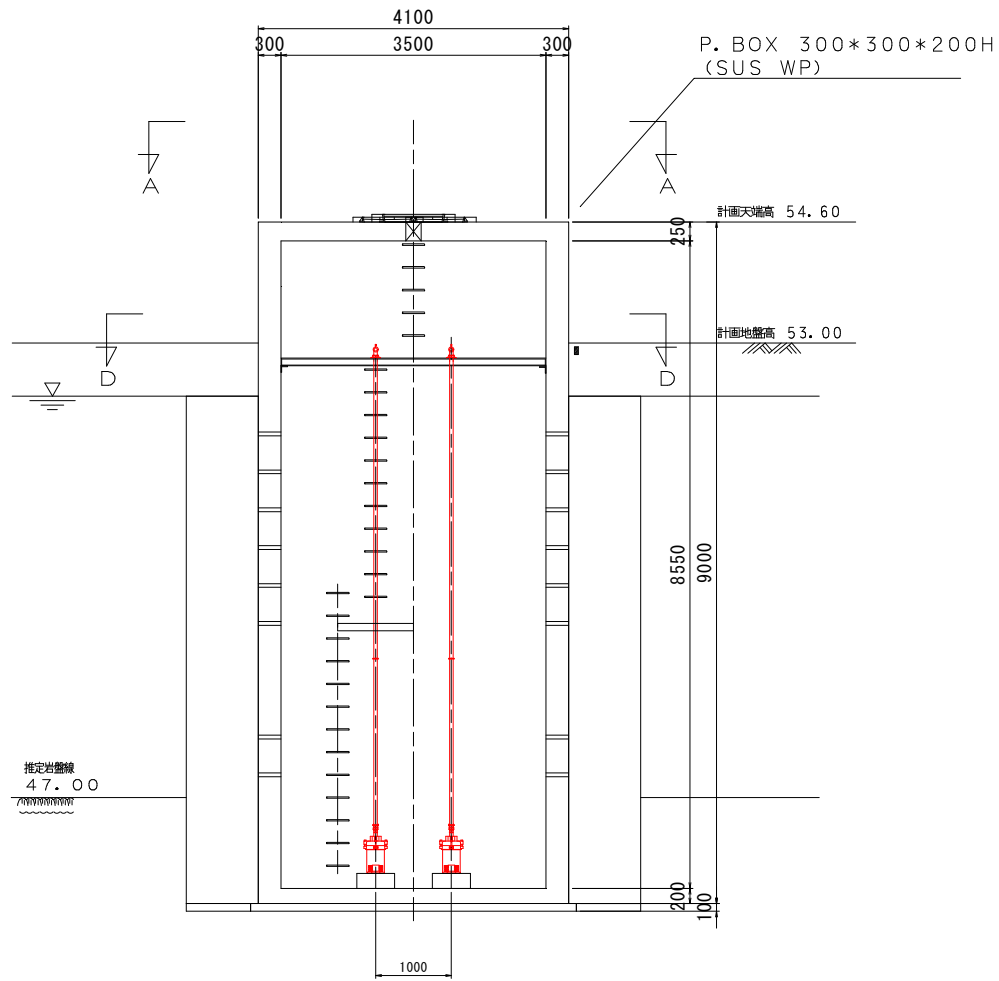


B-B断面図 S=1/50

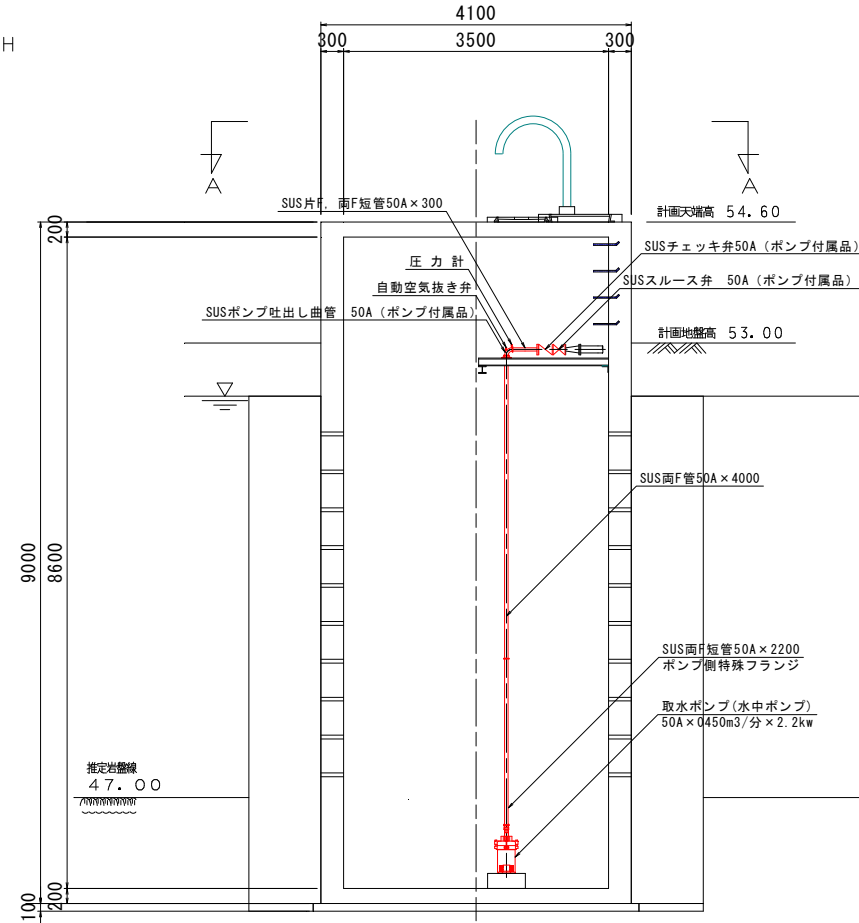


工事名	豊島町工業用水道 仁宇井戸ポンプ設備更新工事		
図面名	第2取水井構造図		
縮尺	1:50		
年月日	図面番号	4/7	
事業所名	にぎわい推進課		

第1取水井配線図 S=1:50


A-A平面図 S=1/50

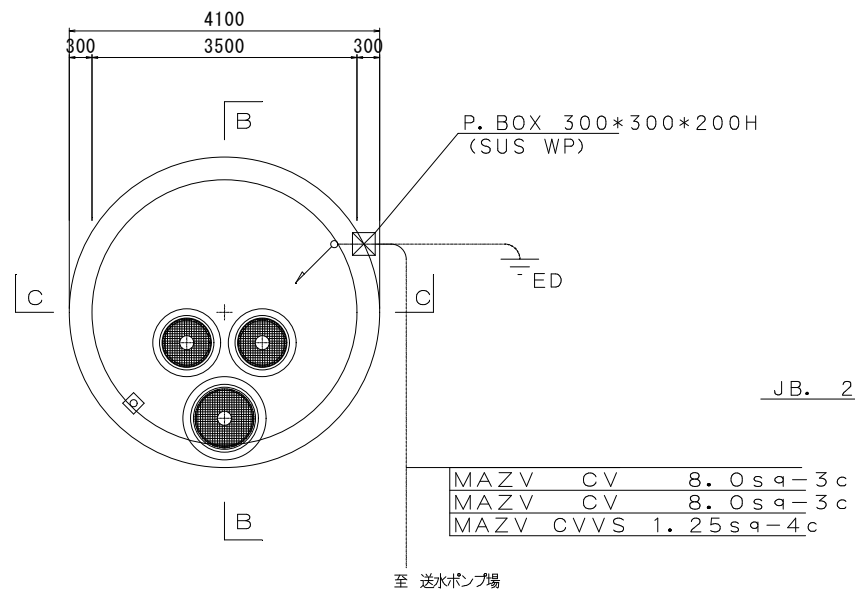


D-D平面図 S=1/50

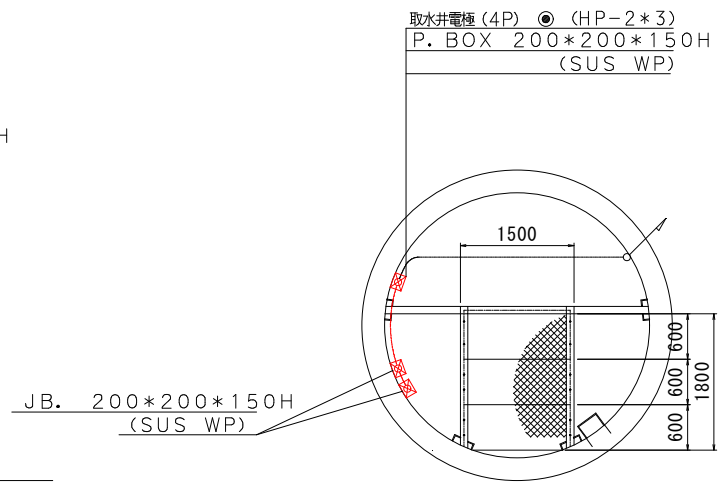

C-C断面図 S=1/50

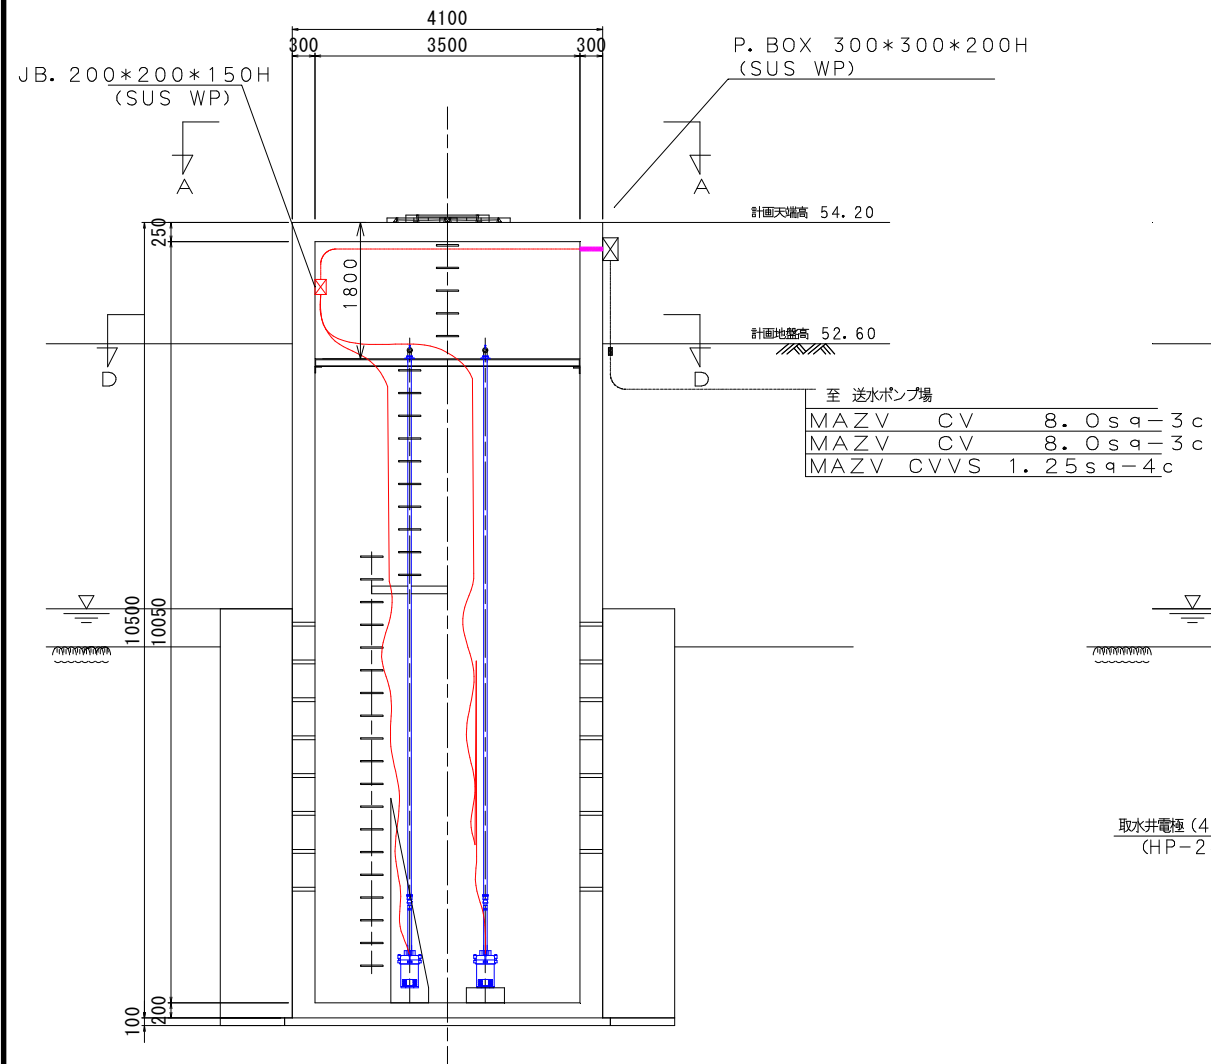


B-B断面図 S=1/50

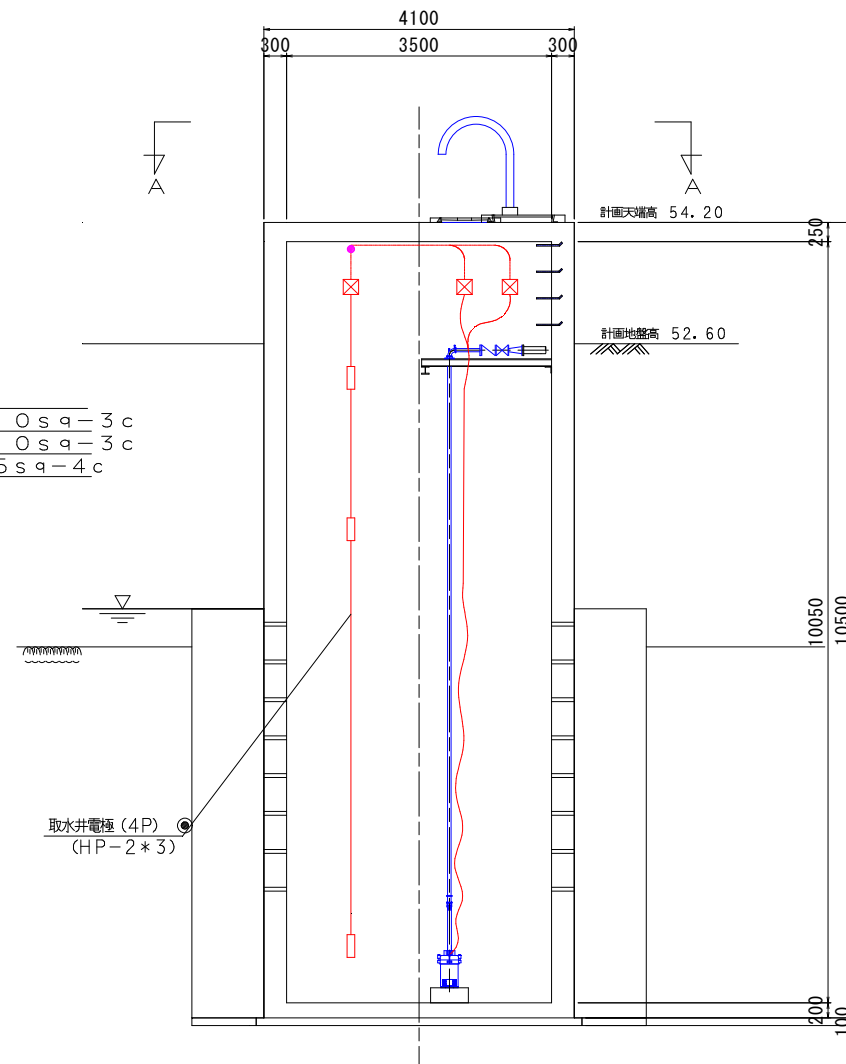


工事名	豊後町工業用水道 仁宇井戸ポンプ設備更新工事		
図面名	第1取水井配線図		
縮尺	1:50		
年月日	図面番号	6/7	
事業所名	にぎわい推進課		

第2取水井配線図 S=1:50


A-A平面図 S=1/50

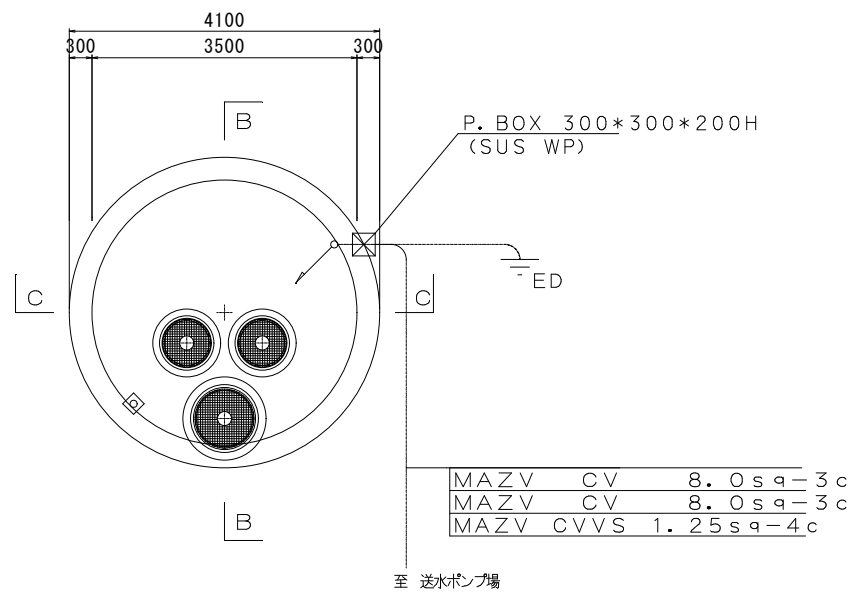


D-D平面図 S=1/50

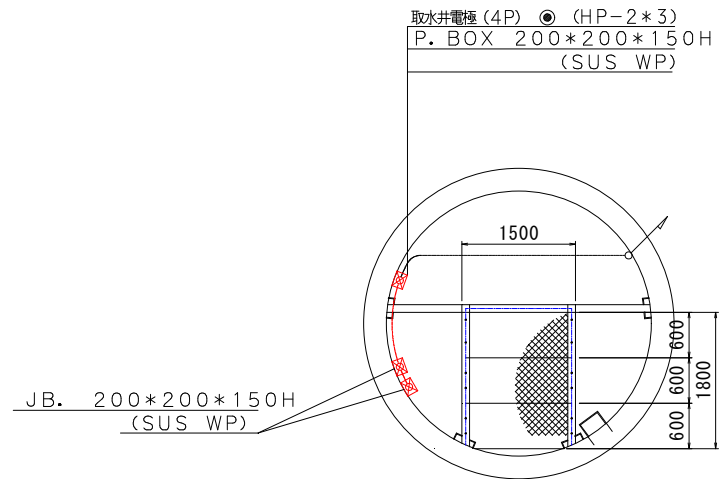

C-C断面図 S=1/50

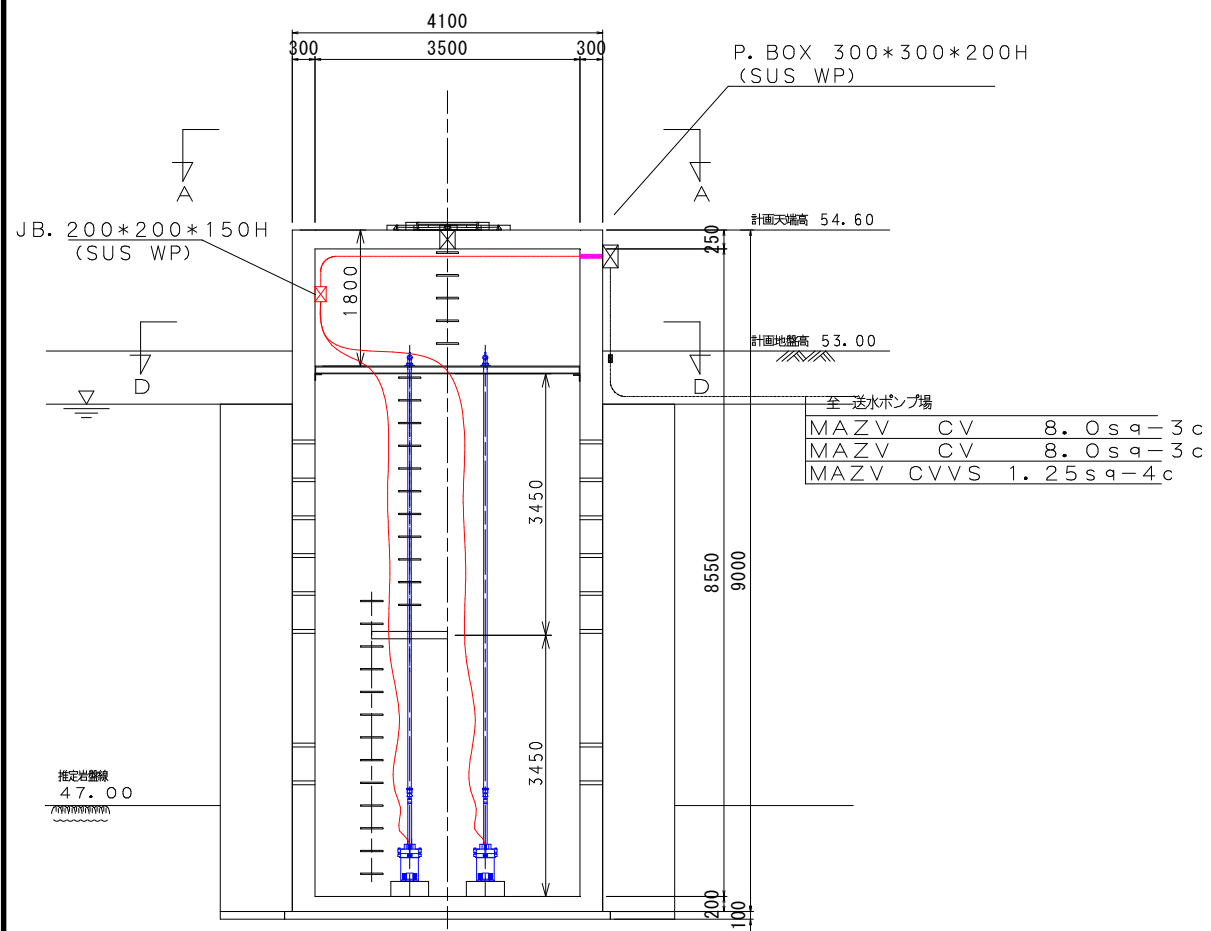

B-B断面図 S=1/50

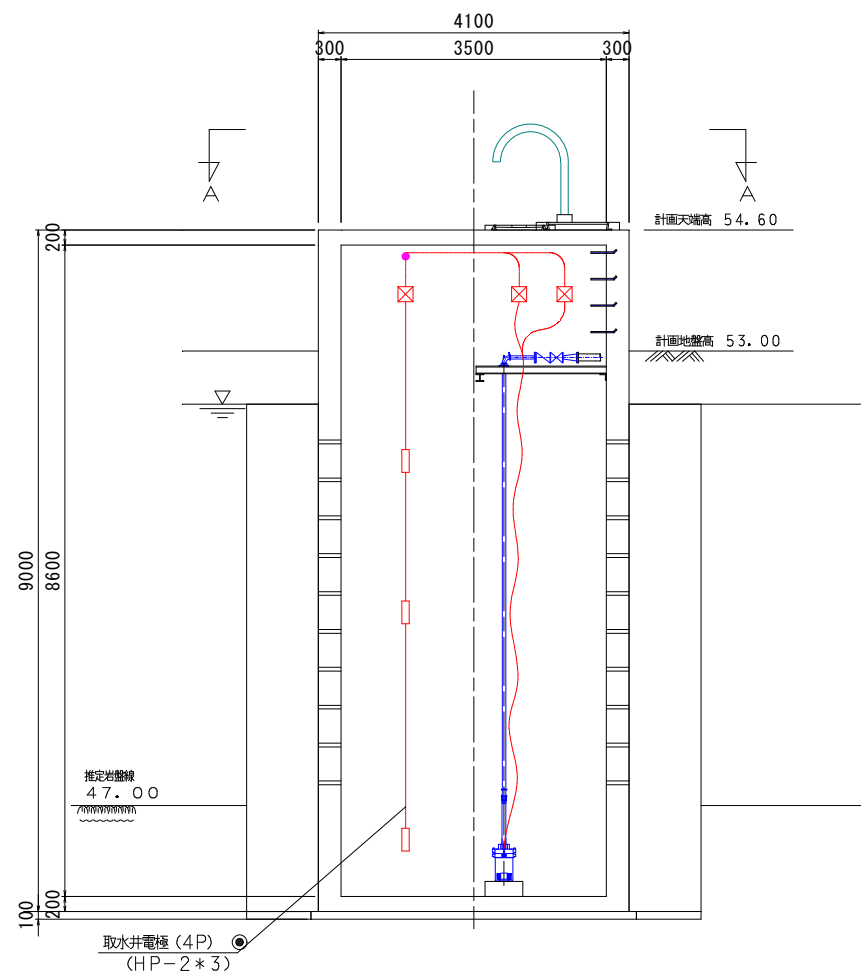

工事名	豊後町工業用水道 仁宇井戸ポンプ設備更新工事		
図面名	第2取水井配線図		
縮尺	1:50		
年月日	図面番号	7/7	
事業所名	にぎわい推進課		